


位置図

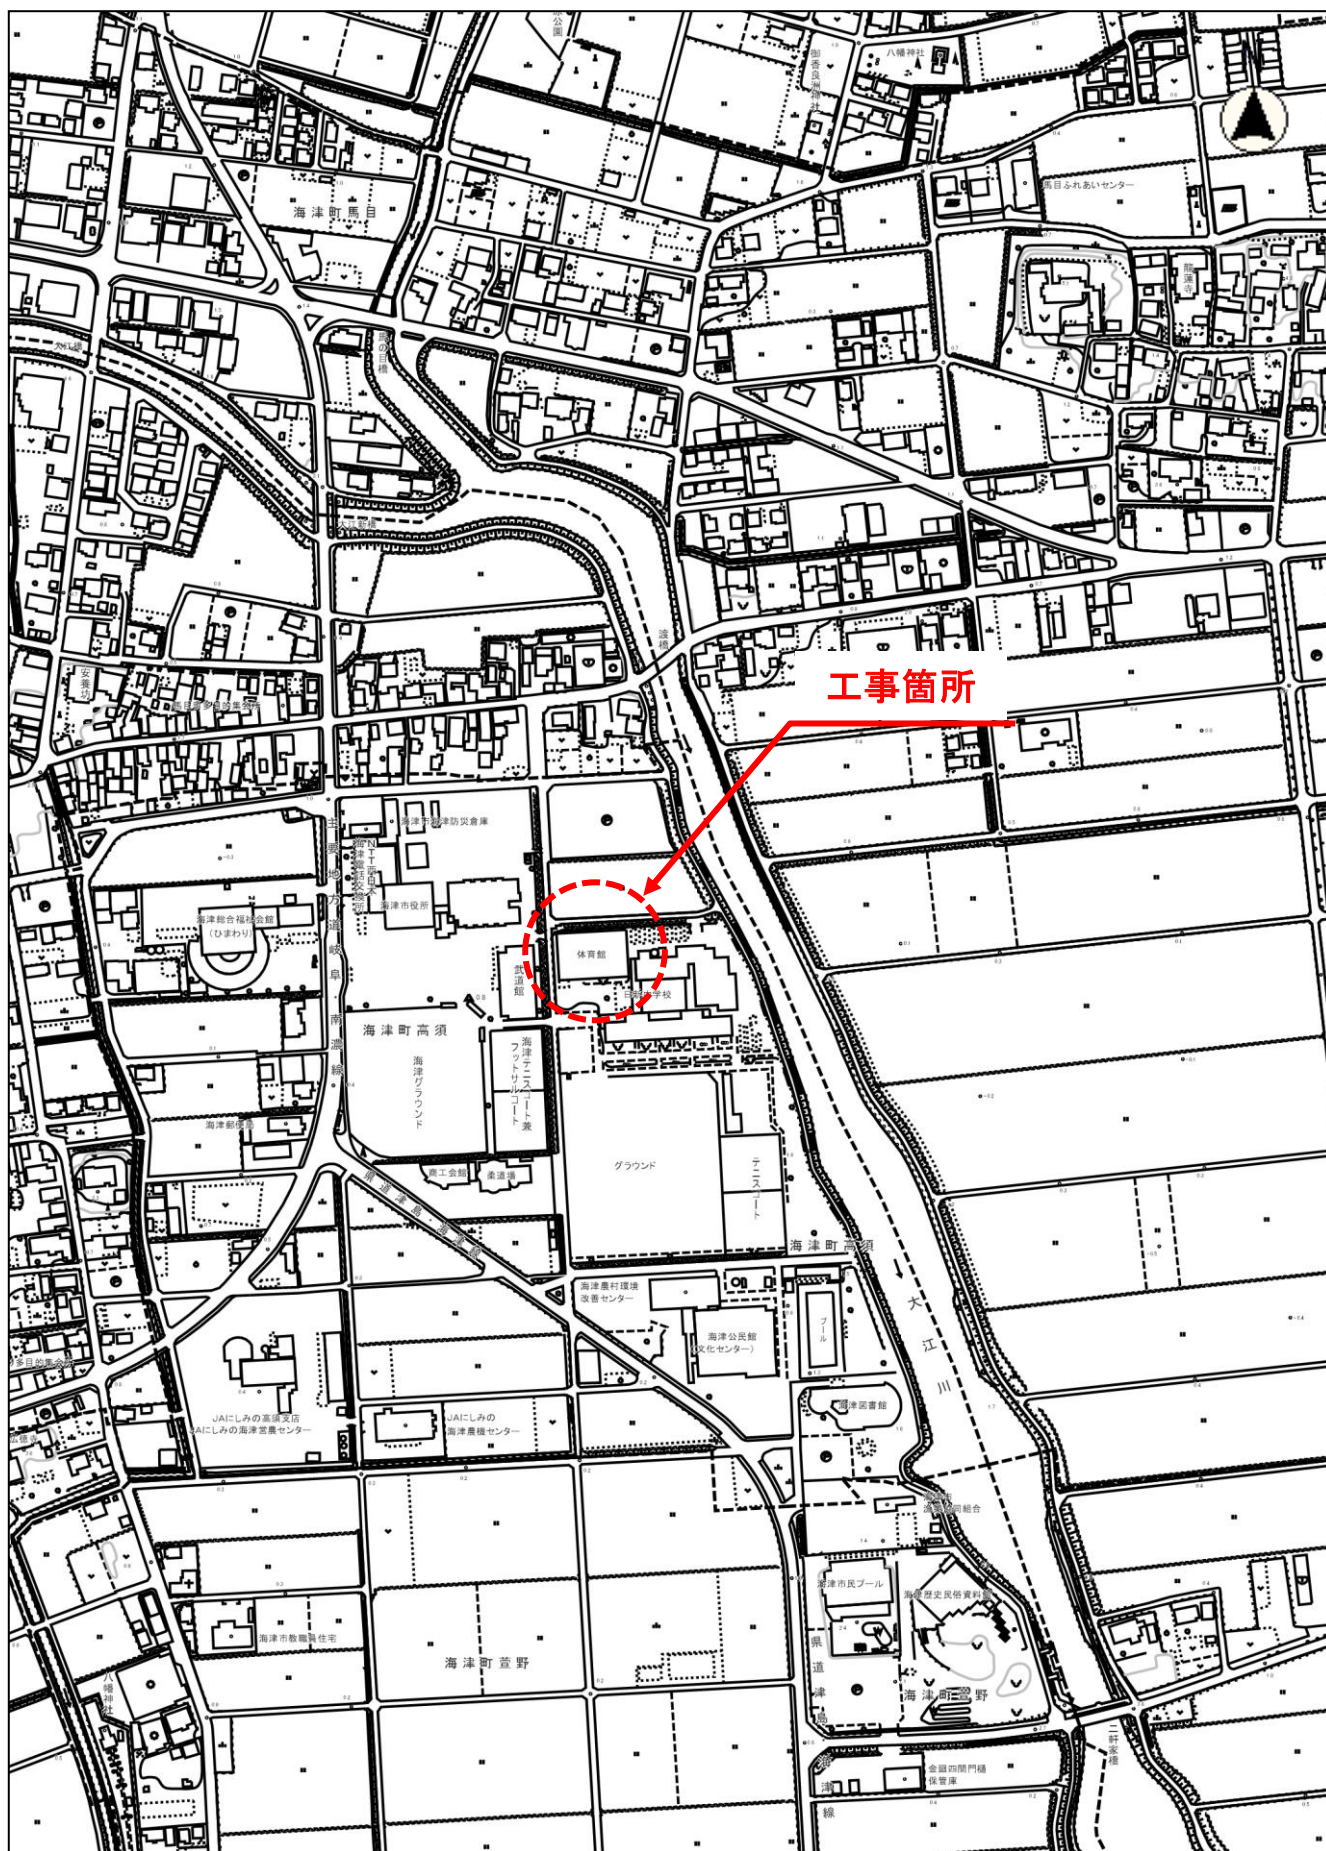

縮尺 1 : 5000

100 50 0 100

教総工第6号

日新中学校木工室・金工室空調設備設置工事