 




位置図①(海西小学校)

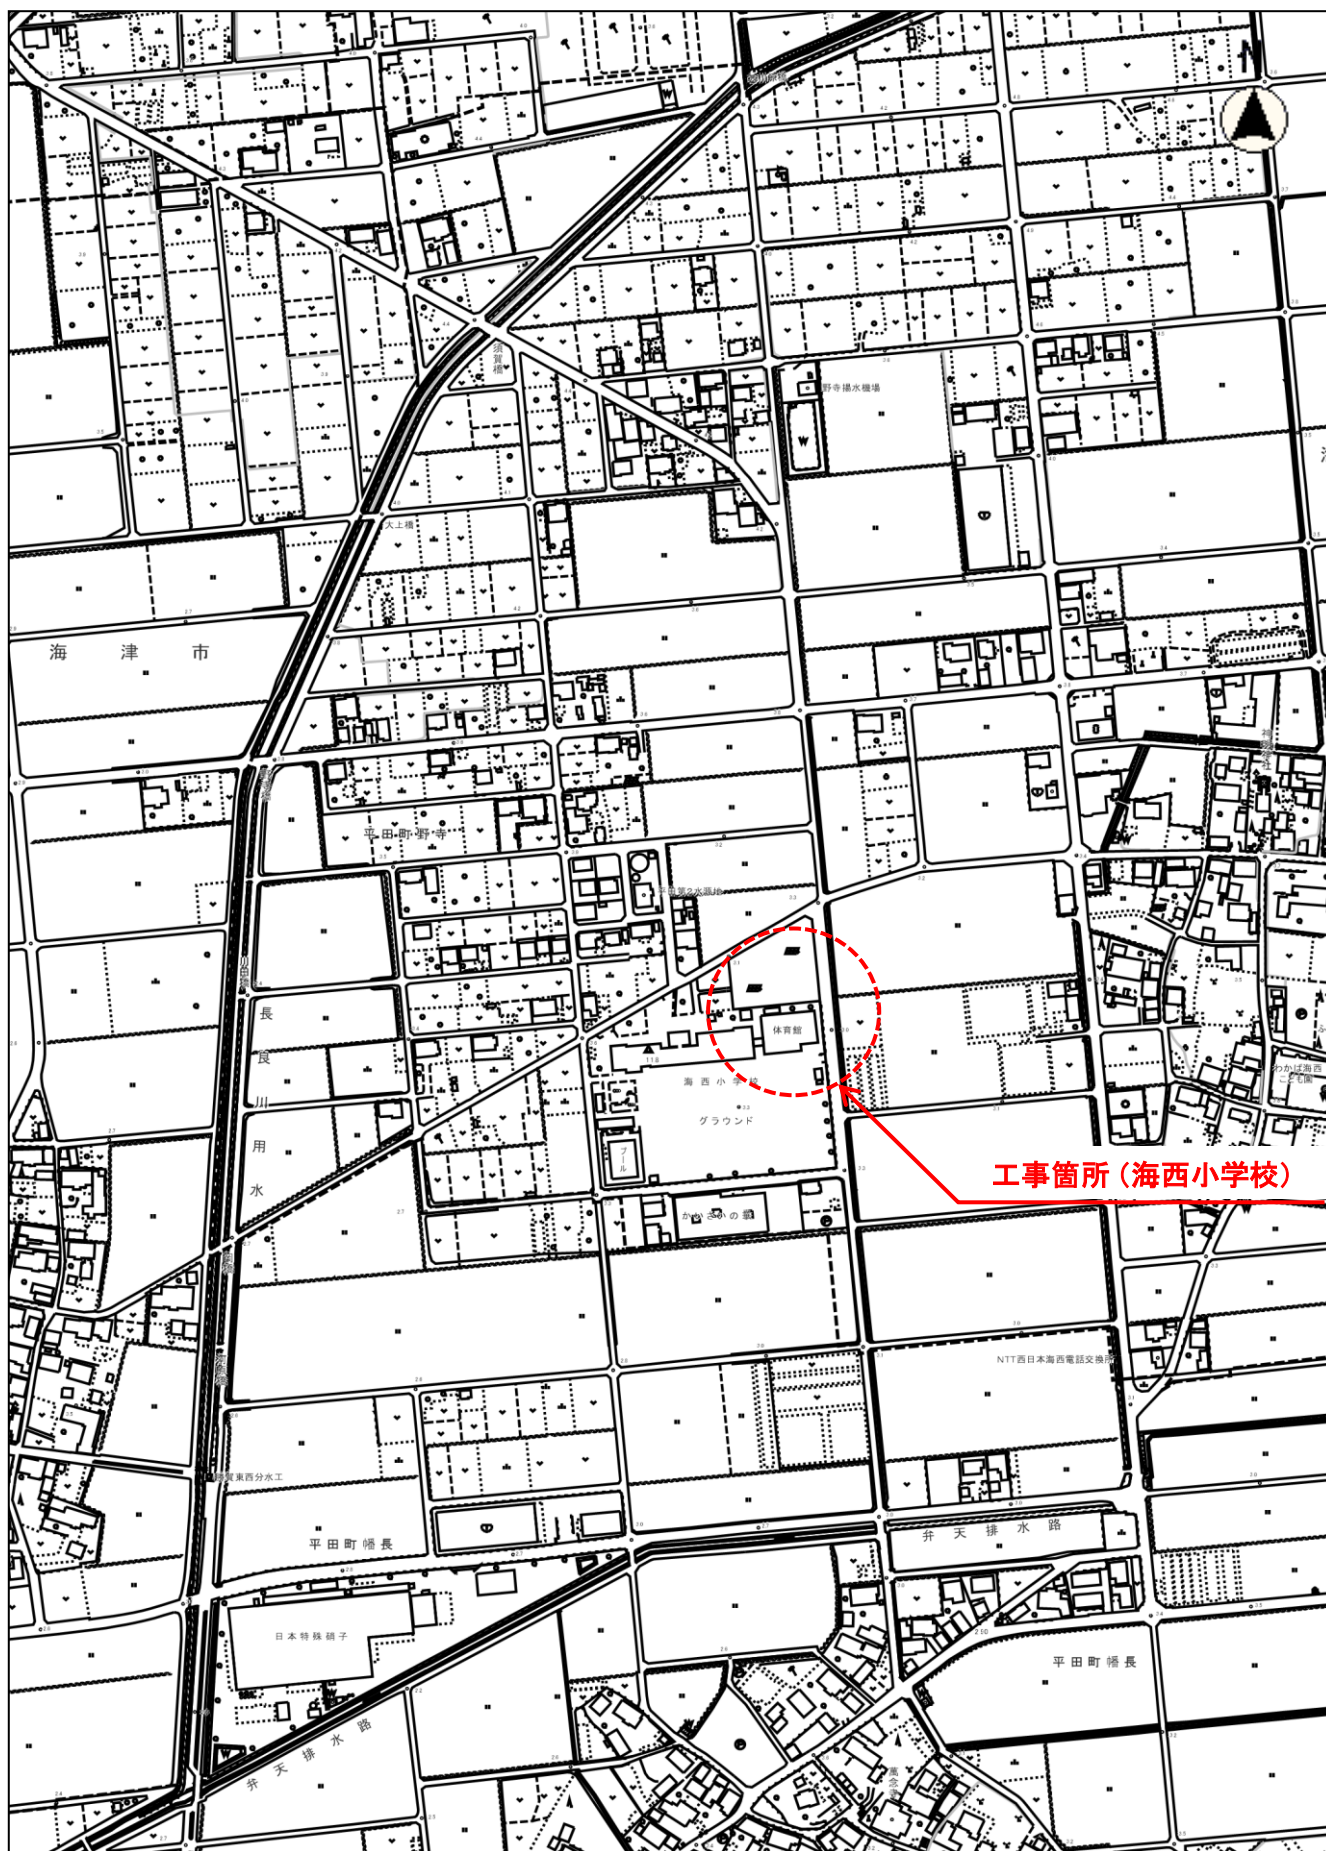

教総工第9号
各小学校体育館空調設備設置工事

位置図②(石津小学校)

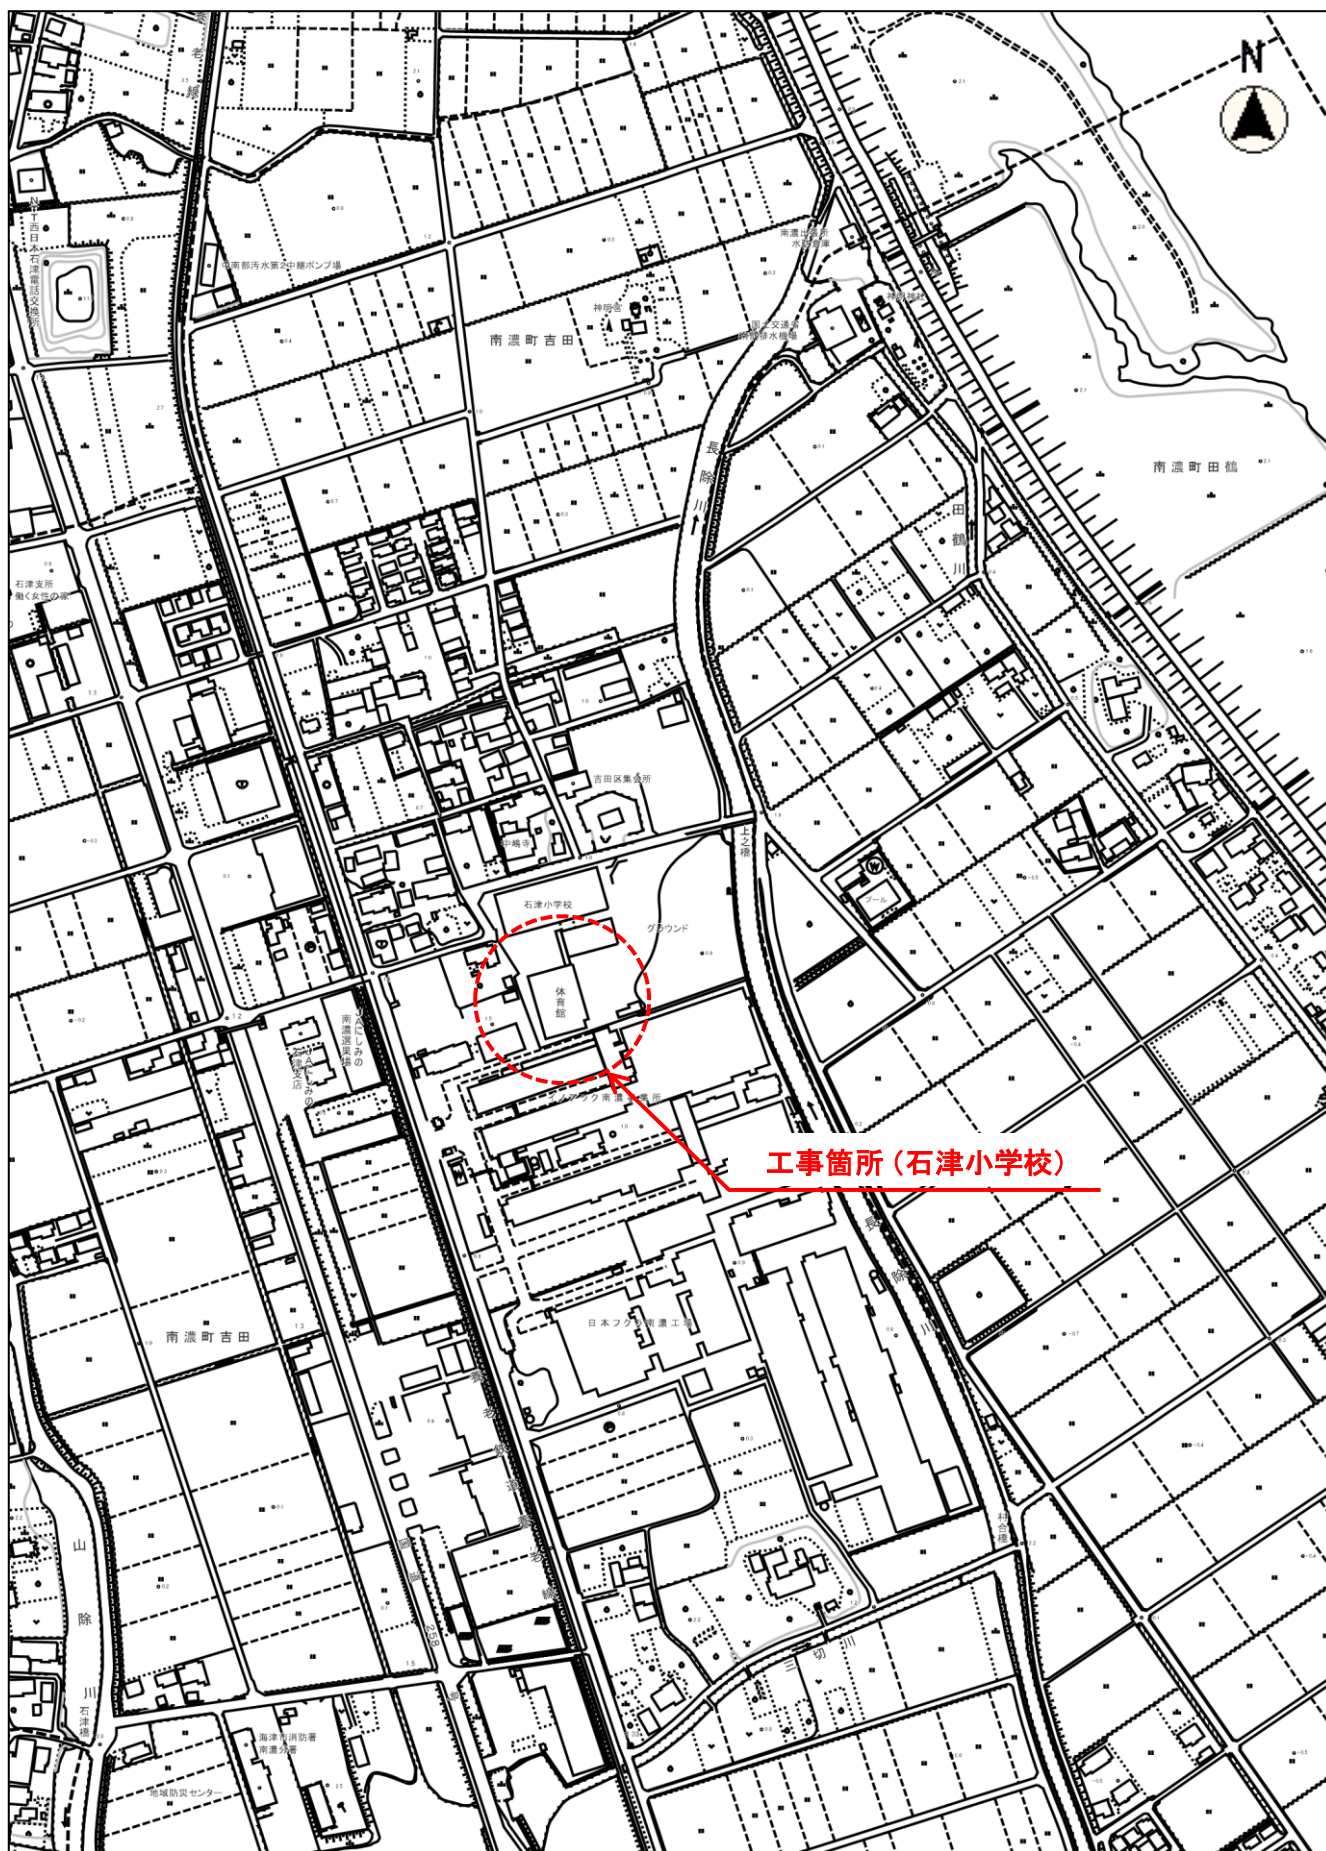



工事箇所(石津小学校)

縮尺 1 : 5000

100 50 0 100

教総工第9号
各小学校体育館空調設備設置工事

 位置図③(下多度小学校)

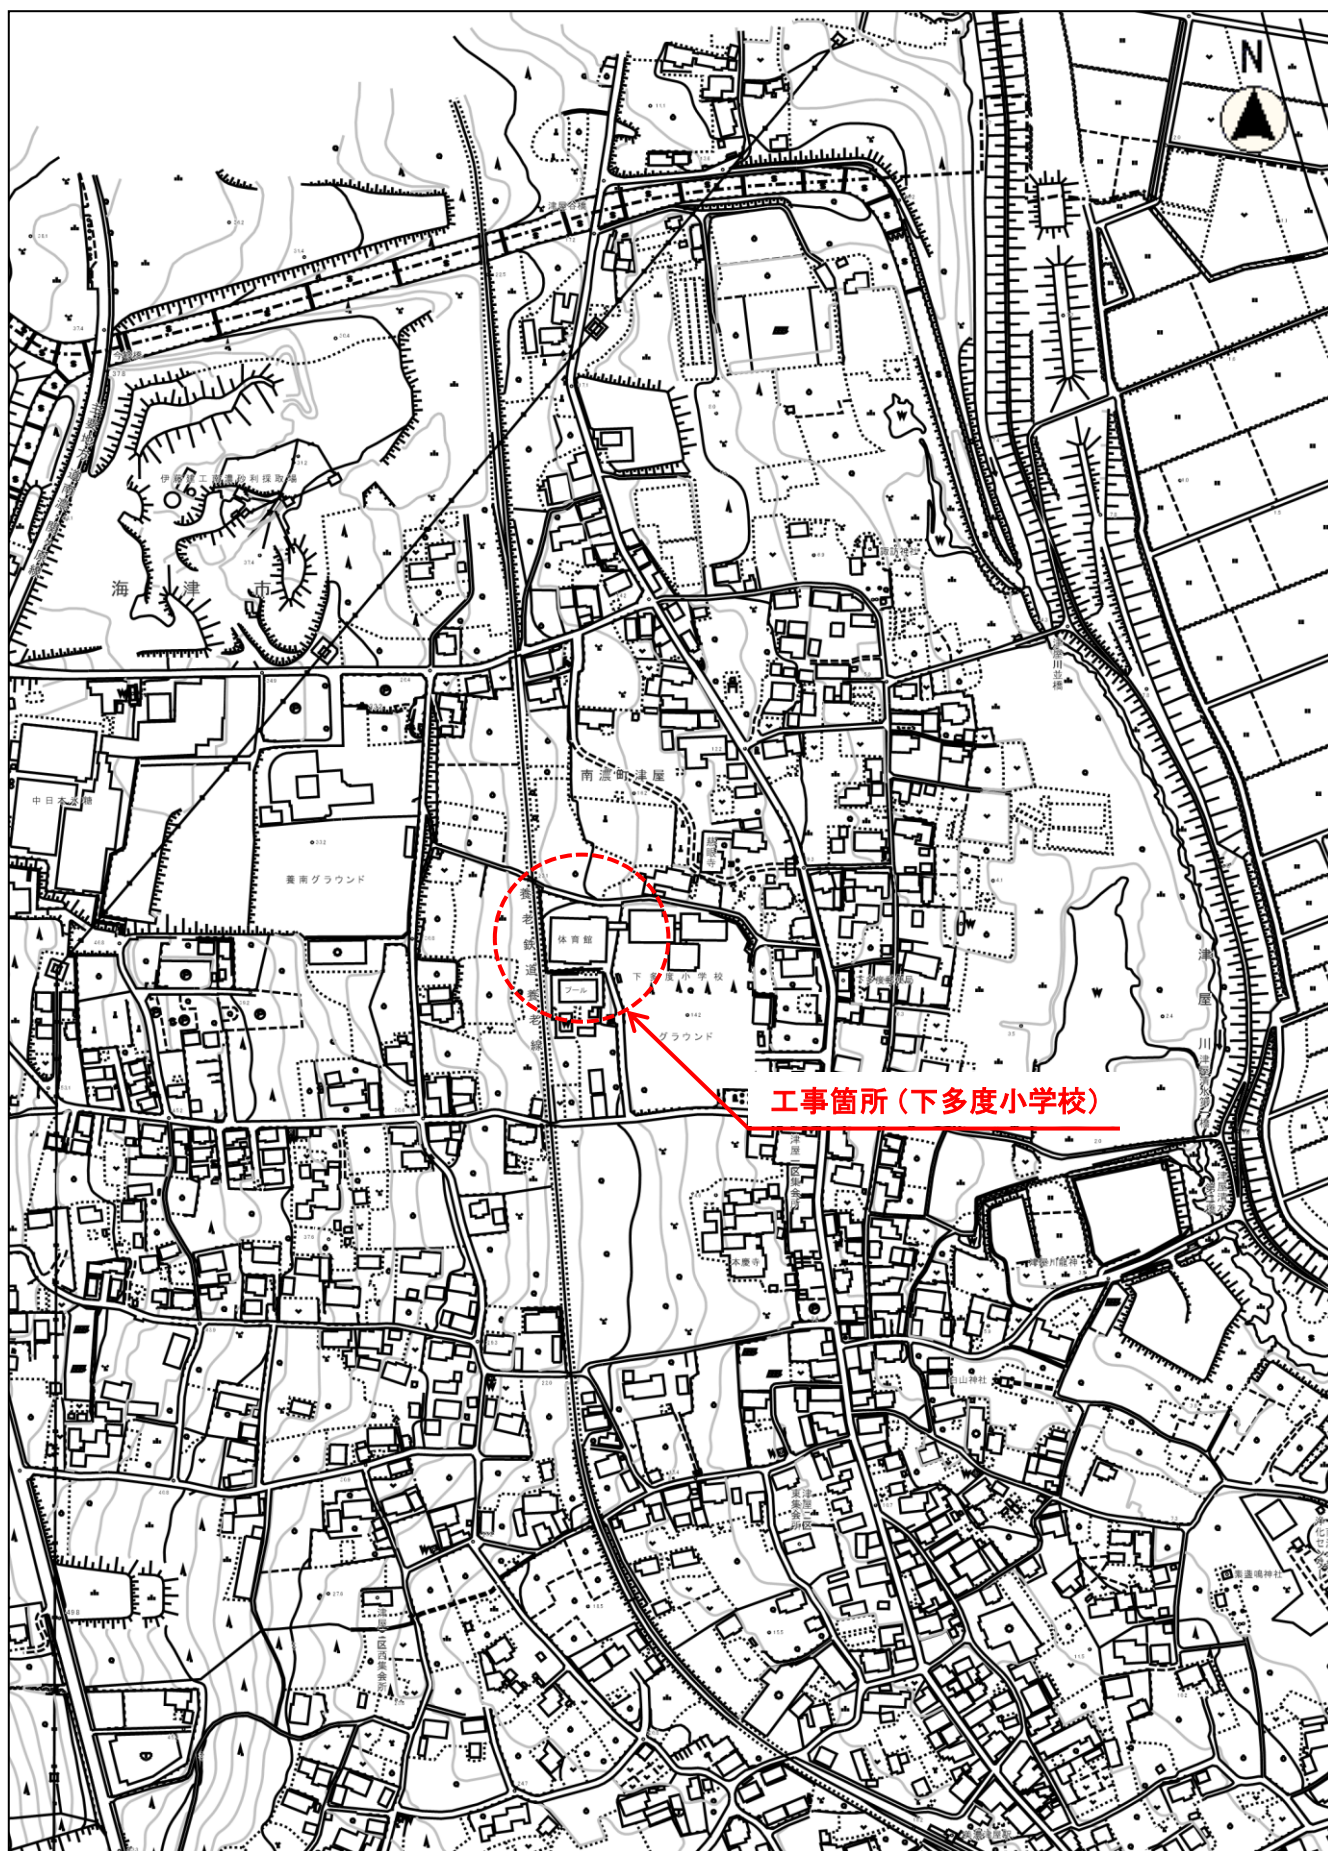

教総工第9号
各小学校体育館空調設備設置工事