

上水工第 2－4 号
配水管布設替（仏師川 2 工区）工事

海津市 平田町 仏師川 地内

設 計 図 面

令 和 8 年 度


海津市 都市建設部 上下水道課

配水管布設替（仏師川2工区）工事
海津市 平田町 仏師川 地内

図 面 目 次


図面番号	名 称	縮 尺
1	位 置 図	1 : 5,000
2	配管平面図・配管詳細図	1 : 500
3	各種標準図	1 : 20
4	舗装展開図	1 : 200

位置図 S=1:5000

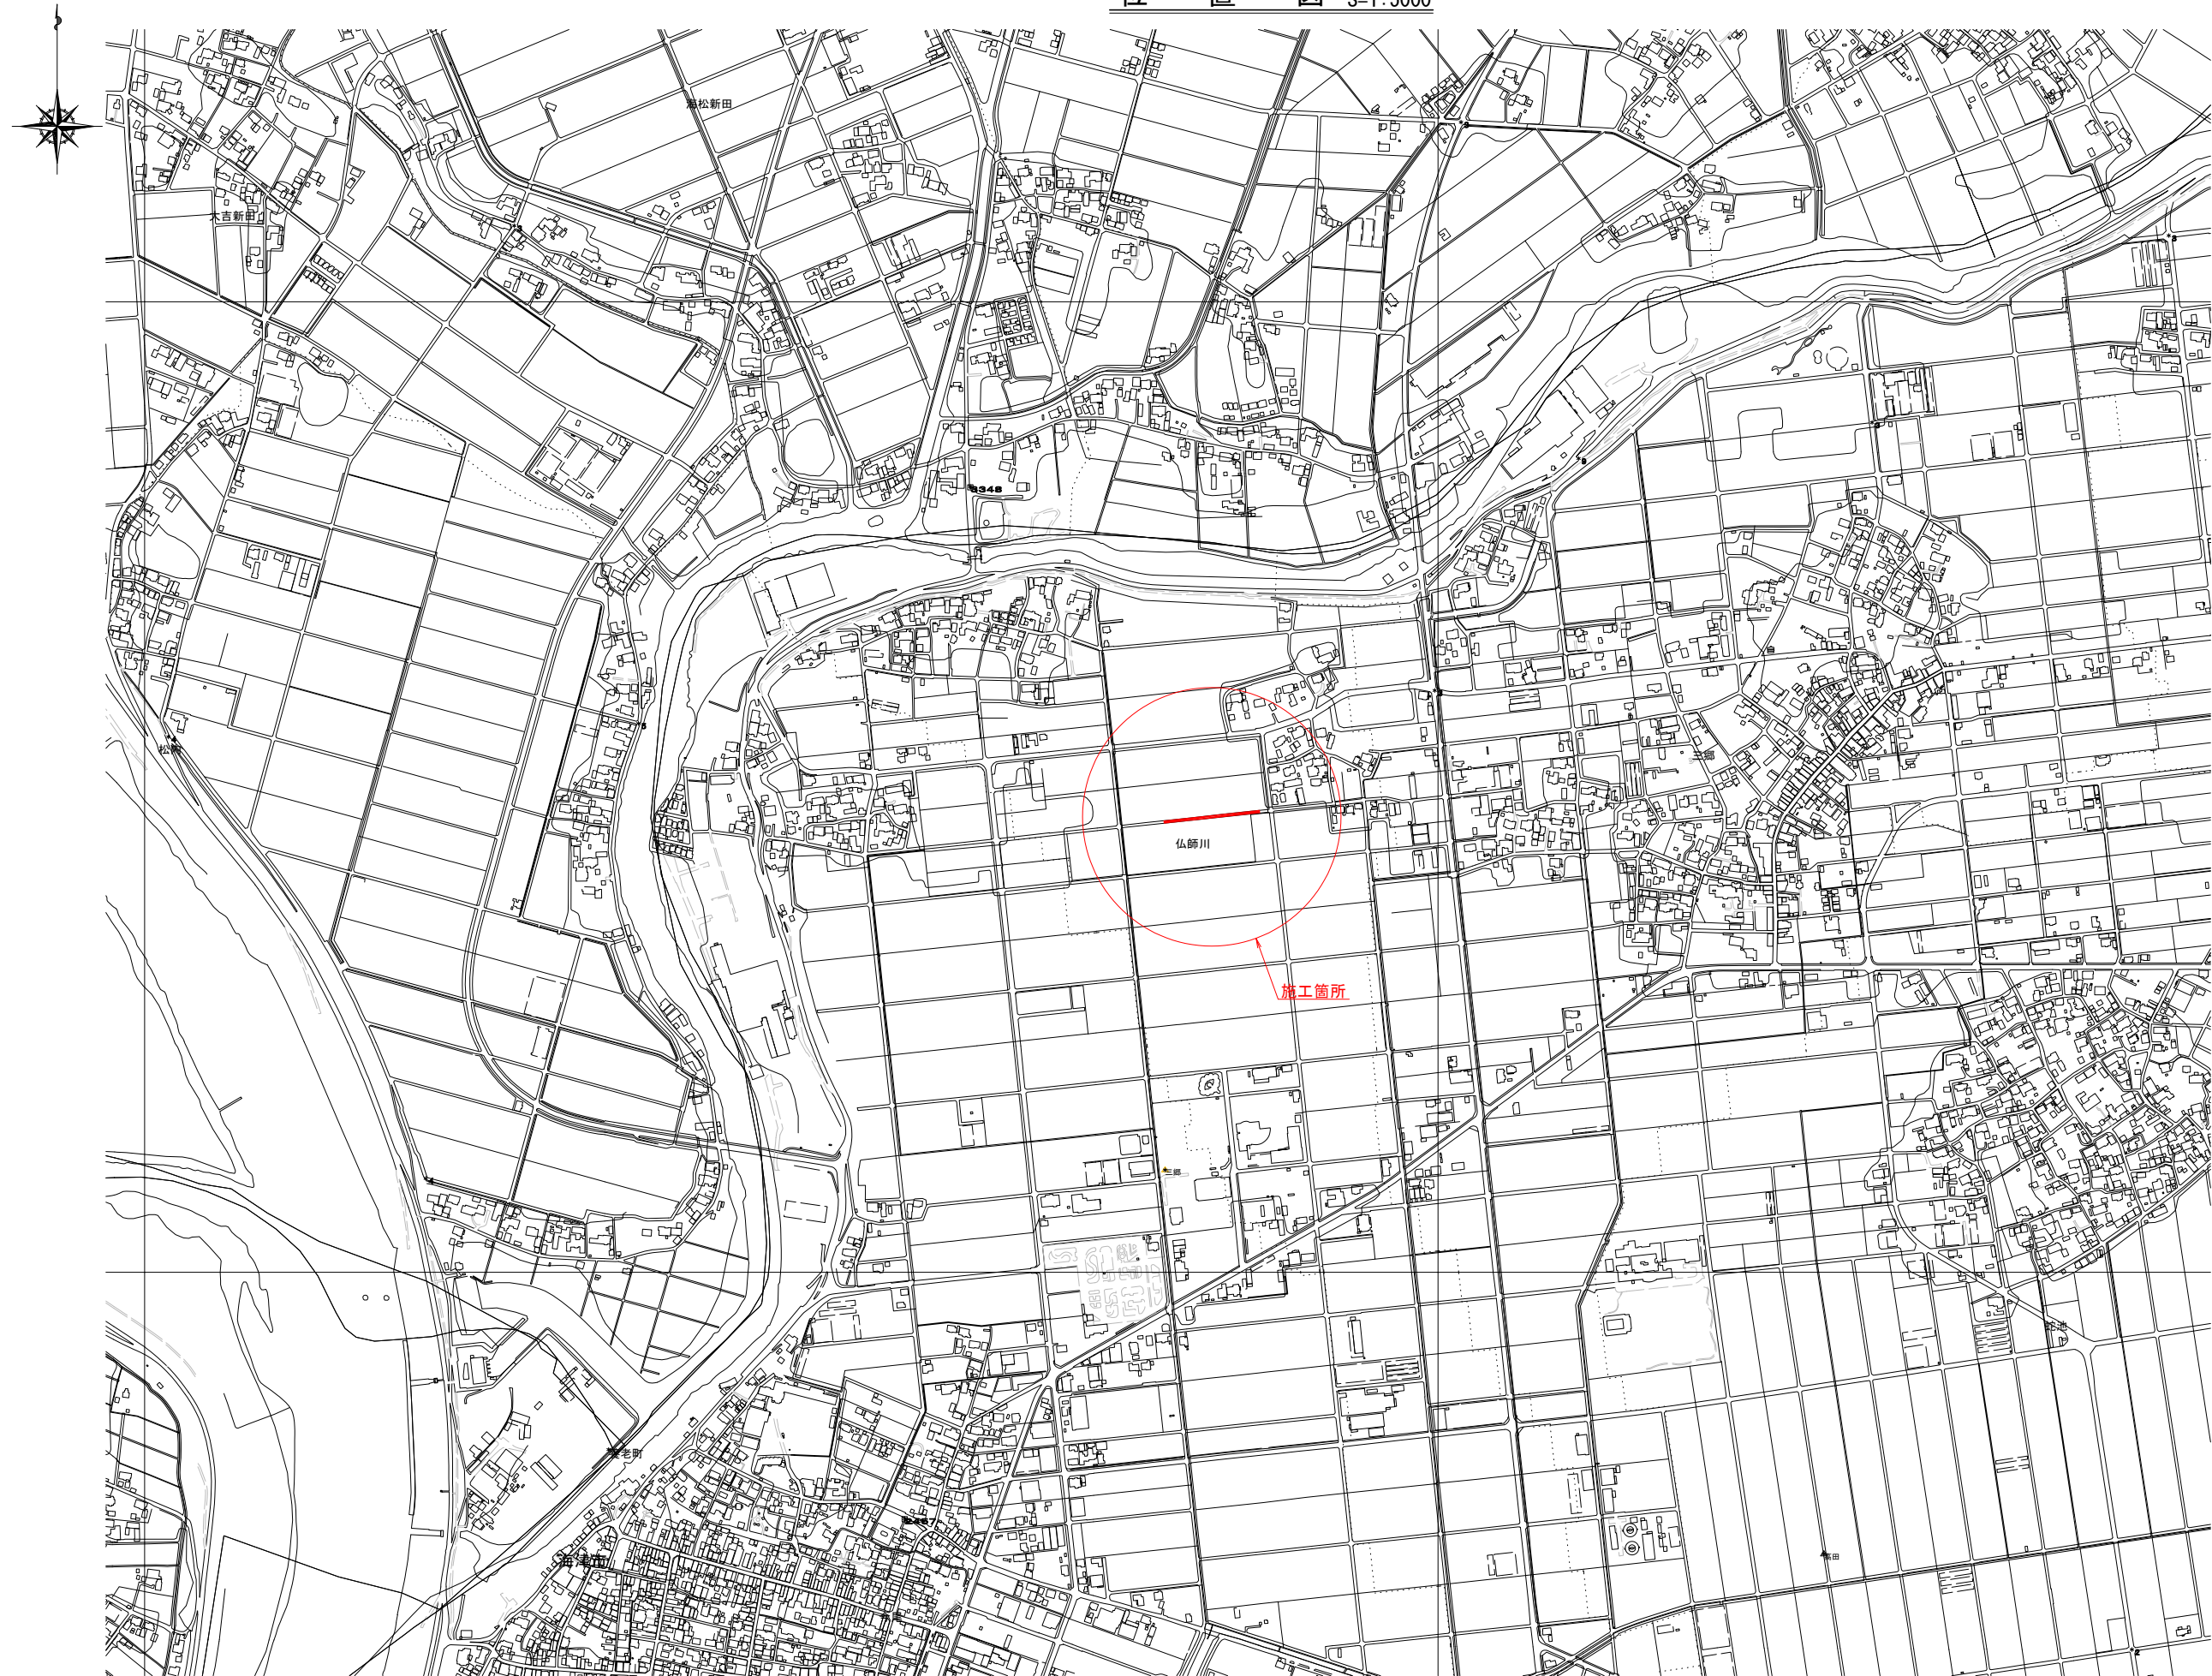


工事名	上水工第2-4号 配水管布設替（仏師川2工区）工事		
施工場所	海津市 平田町 仏師川 地内		
図名	位置図		
縮尺	1:5000	図面番号	1
海津市都市建設部上下水道課			


配管平面図 S=1:500

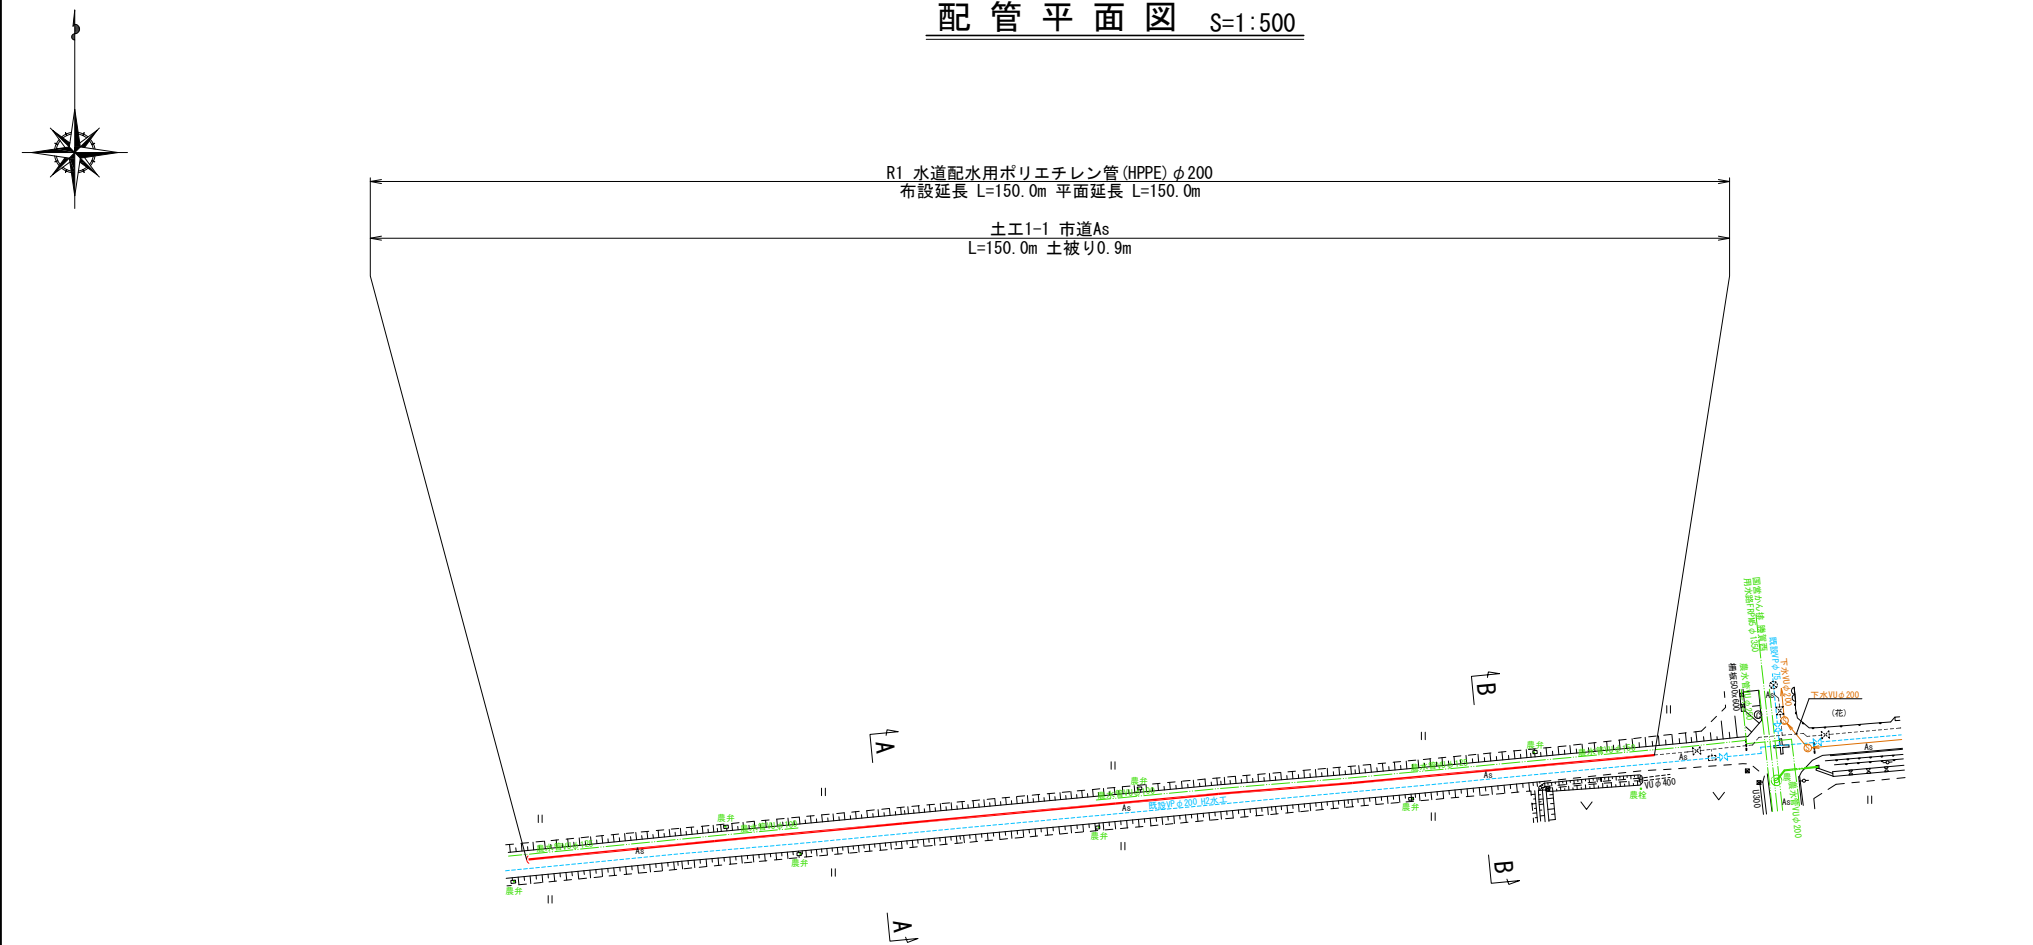


A - A 断面図 S=1:50

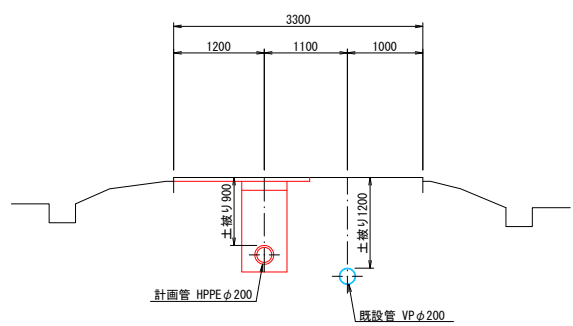

B - B 断面図 S=1:50

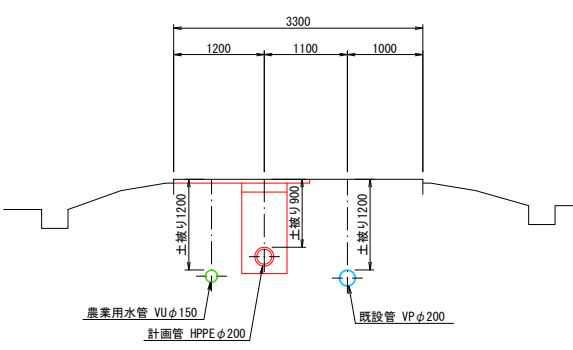


配管詳細図 S=NON

 


工 事 名	上水工第2-4号 配水管布設替（仏師川2工区）工事		
施工場所	海津市 平田町 仏師川 地内		
図 名	配管平面図・配管詳細図		
縮 尺	1:500	図面番号	2
海津市都市建設部上下水道課			

各種標準図(1/2) S=1:20

土工1-1
市道(車道)
HPPE ϕ 200
(土被り0.9m)

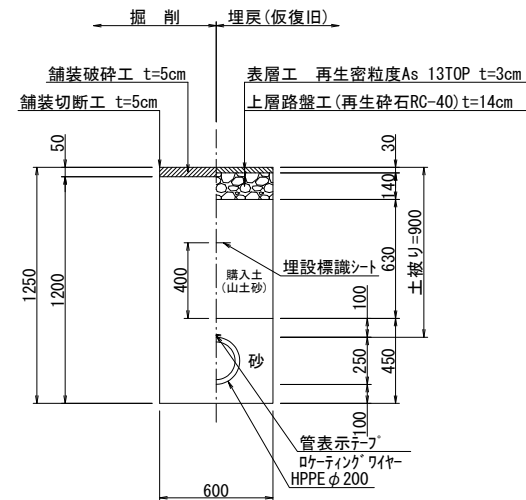


本設舗装本復旧
市道(車道)

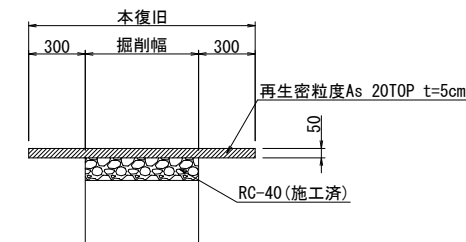

工 事 名	上水工第 2 - 4 号 配水管布設替 (仏師川 2 工区) 工事		
施工場所	海津市 平田町 仏師川 地内		
図 名	各種標準図		
縮 尺	1:20	図面番号	3
海津市都市建設部上下水道課			

舗装展開図 S=1:200

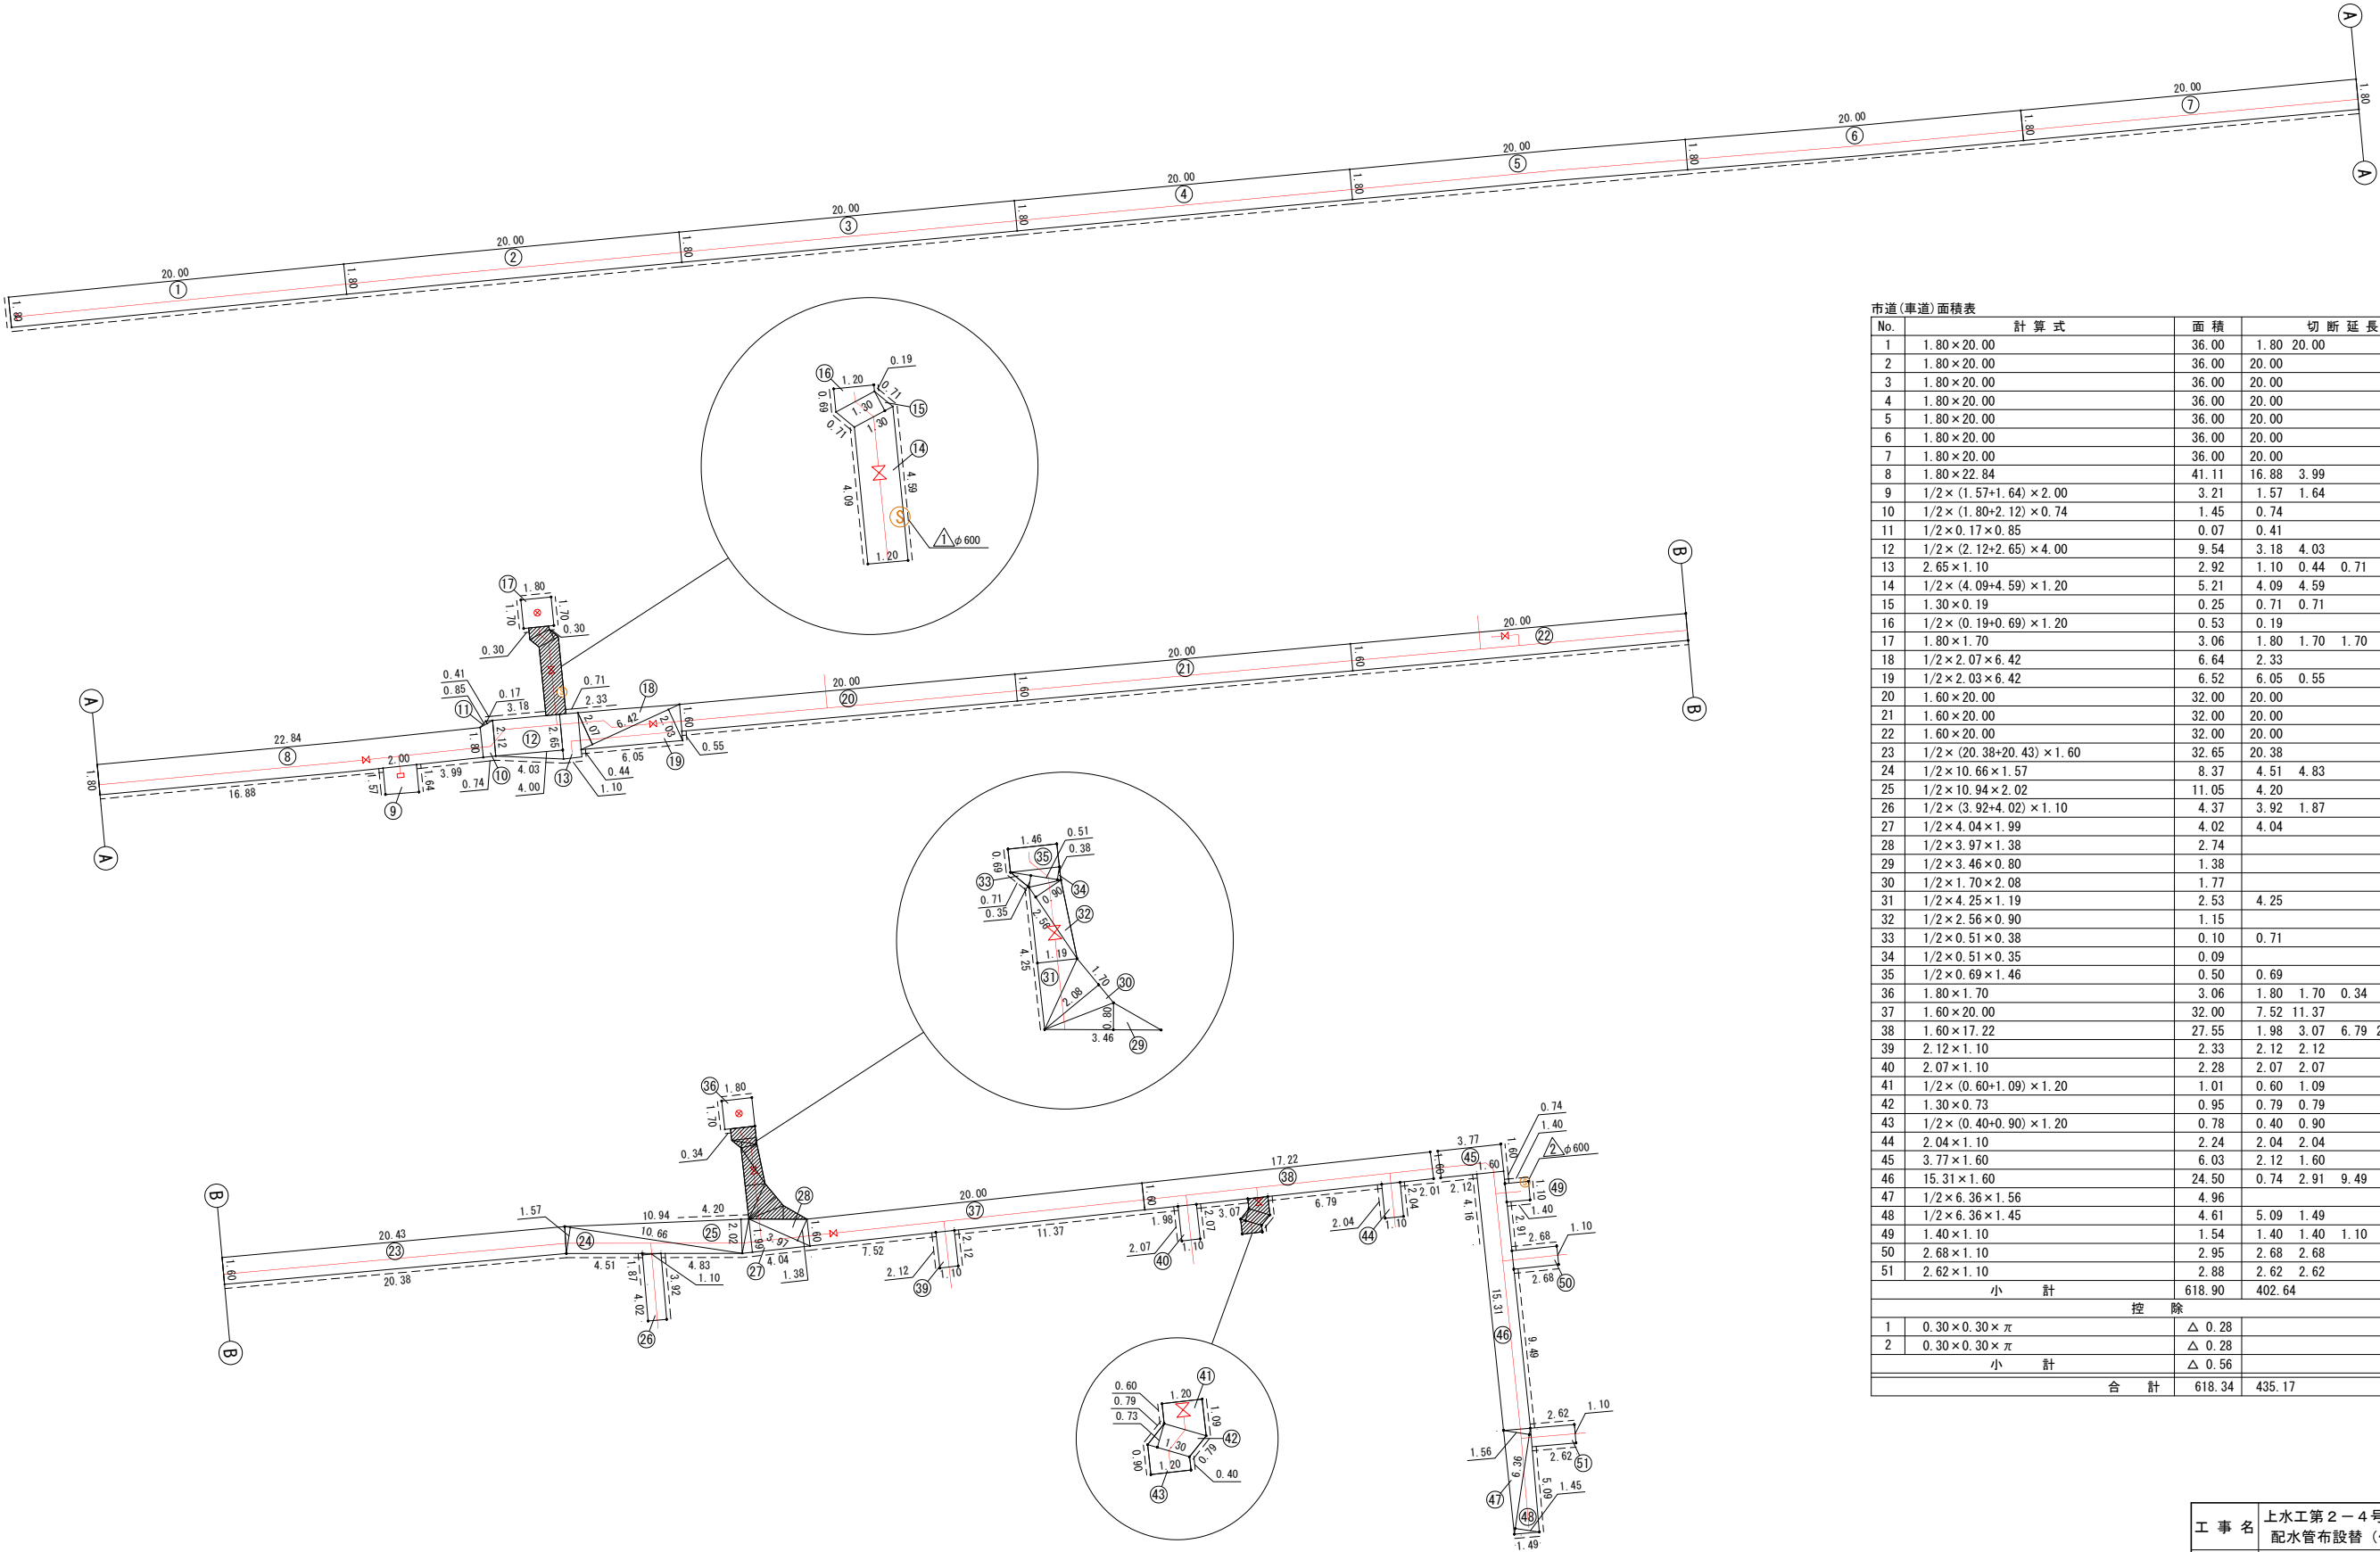

市道(車道)面積表 (㎡)				
No.	計算式	面積	切断延長	
1	1.80×20.00	36.00	1.80	20.00
2	1.80×20.00	36.00		20.00
3	1.80×20.00	36.00		20.00
4	1.80×20.00	36.00		20.00
5	1.80×20.00	36.00		20.00
6	1.80×20.00	36.00		20.00
7	1.80×20.00	36.00		20.00
8	1.80×22.84	41.11	16.88	3.99
9	1/2×(1.57+1.64)×2.00	3.21	1.57	1.64
10	1/2×(1.80+2.12)×0.74	1.45		0.74
11	1/2×0.17×0.85	0.07		0.41
12	1/2×(2.12+2.65)×4.00	9.54	3.18	4.03
13	2.65×1.10	2.92	1.10	0.44 0.71
14	1/2×(4.09+4.59)×1.20	5.21	4.09	4.59
15	1.30×0.19	0.25	0.71	0.71
16	1/2×(0.19+0.69)×1.20	0.53		0.19
17	1.80×1.70	3.06	1.80	1.70 1.70 0.30 0.30
18	1/2×2.07×6.42	6.64		2.33
19	1/2×2.03×6.42	6.52	6.05	0.55
20	1.60×20.00	32.00		20.00
21	1.60×20.00	32.00		20.00
22	1.60×20.00	32.00		20.00
23	1/2×(20.38+20.43)×1.60	32.65		20.38
24	1/2×10.66×1.57	8.37	4.51	4.83
25	1/2×10.94×2.02	11.05		4.20
26	1/2×(3.92+4.02)×1.10	4.37		3.92 1.87
27	1/2×4.04×1.99	4.02		4.04
28	1/2×3.97×1.38	2.74		
29	1/2×3.46×0.80	1.38		
30	1/2×1.70×2.08	1.77		
31	1/2×4.25×1.19	2.53		4.25
32	1/2×2.56×0.90	1.15		
33	1/2×0.51×0.38	0.10		0.71
34	1/2×0.51×0.35	0.09		
35	1/2×0.69×1.46	0.50		0.69
36	1.80×1.70	3.06	1.80	1.70 0.34
37	1.60×20.00	32.00	7.52	11.37
38	1.60×17.22	27.55	1.98	3.07 6.79 2.01
39	2.12×1.10	2.33	2.12	2.12
40	2.07×1.10	2.28	2.07	2.07
41	1/2×(0.60+1.09)×1.20	1.01	0.60	1.09
42	1.30×0.73	0.95	0.79	0.79
43	1/2×(0.40+0.90)×1.20	0.78	0.40	0.90
44	2.04×1.10	2.24	2.04	2.04
45	3.77×1.60	6.03	2.12	1.60
46	15.31×1.60	24.50	0.74	2.91 9.49
47	1/2×6.36×1.56	4.96		
48	1/2×6.36×1.45	4.61	5.09	1.49
49	1.40×1.10	1.54	1.40	1.40 1.10
50	2.68×1.10	2.95	2.68	2.68
51	2.62×1.10	2.88	2.62	2.62
小計		618.90		402.64
控除				
1	0.30×0.30×π	△ 0.28		
2	0.30×0.30×π	△ 0.28		
小計		△ 0.56		
合計		618.34		435.17

工 事 名	上水工第2-4号 配水管布設替(仏師川2工区)工事		
施工場所	海津市 平田町 仏師川 地内		
図 名	舗 装 展 開 図		
縮 尺	1:200	図面番号	4
海津市都市建設部上下水道課			