


位置図（海西小学校）

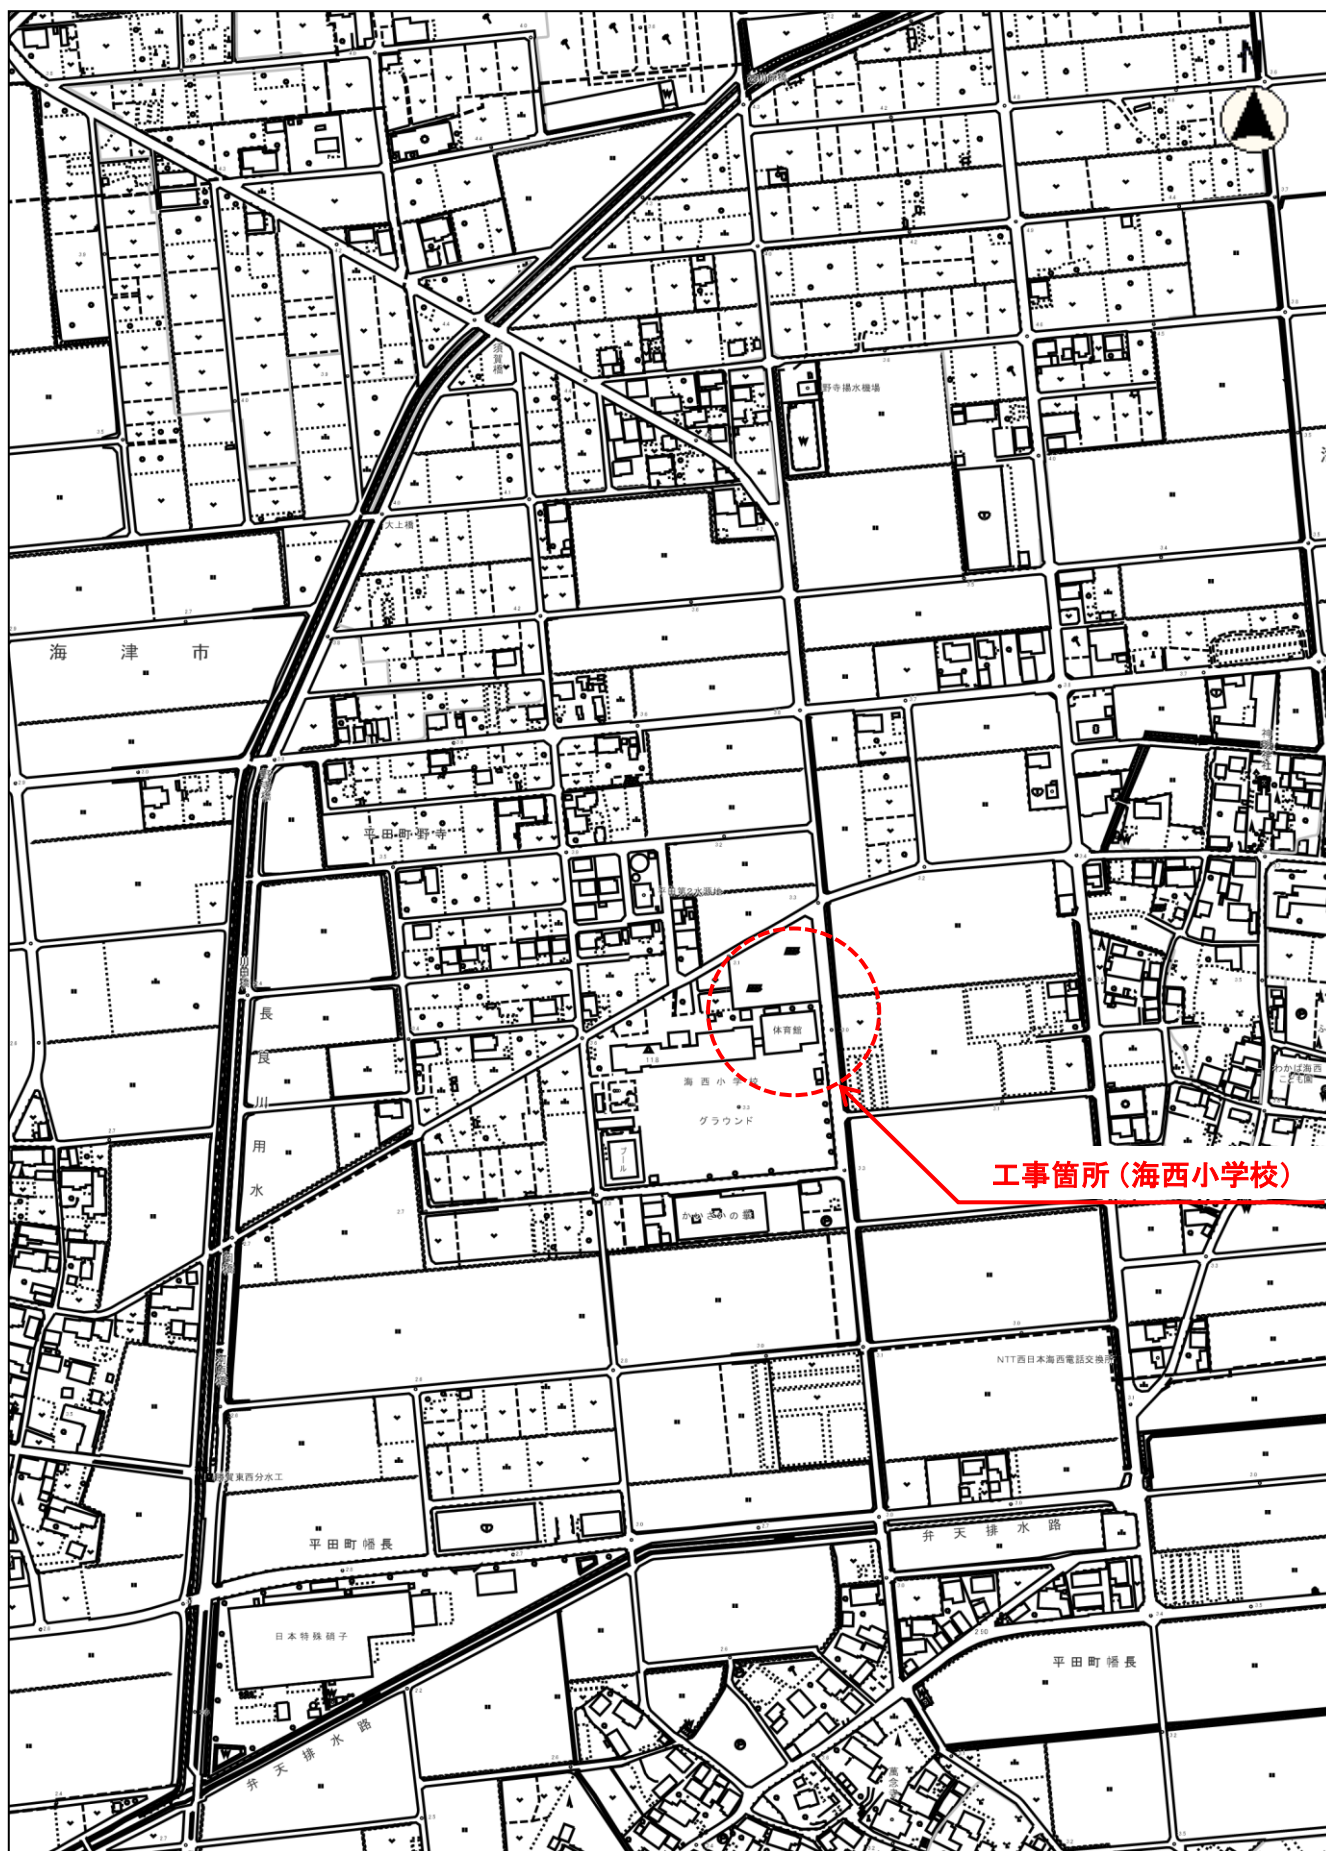

縮尺 1 : 5000

100 50 0 100

教総工第11号

海西小学校職員室空調設備設置工事